


pohled na zadní stranu svítidla

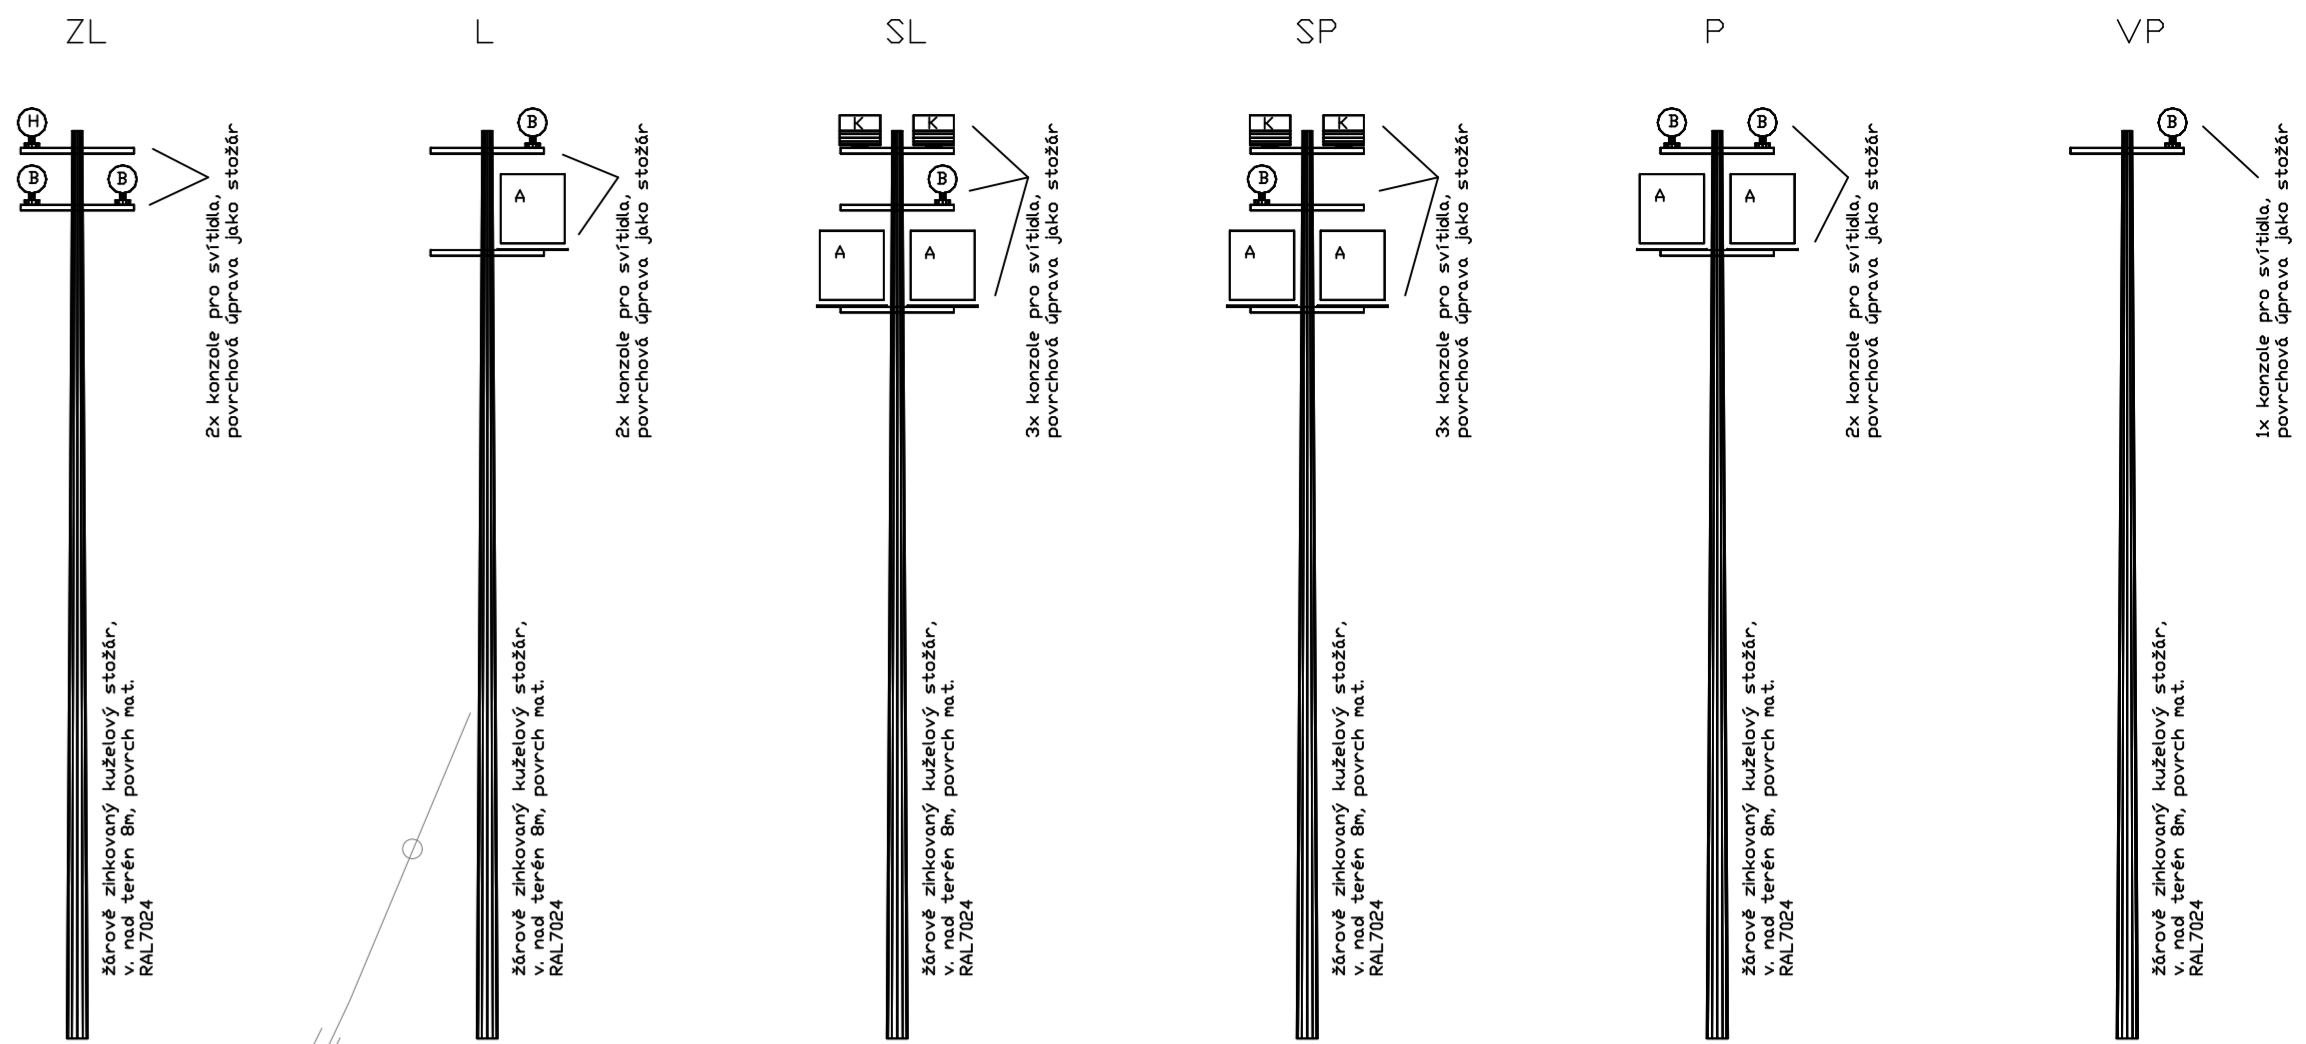

LEGENDA

- kabelová trasa NV v kabelové rýze v zemi - osvětlení
- kabelová trasa NV v kabelové rýze v zemi - zásuvkové skříň
- trasa uzemnění FeZn 10 mm
- stožár osvětlení v=8m
- svítilna A - LED reflektor na stožáru
- svítilna B - LED reflektor na stožáru
- svítilna C - LED zemní svítilna
- svítilna D - LED reflektor na zemi
- svítilna E - LED reflektor na zemi
- svítilna F - LED zemní svítilna
- svítilna G - LED reflektor na konzoli
- svítilna H - LED reflektor na stožáru
- svítilna I - LED reflektor na zemi
- svítilna J - LED sloupkové svítilna
- svítilna K - LED RGB reflektor na stožáru
- svítilna L - LED RGB reflektor na zemi
- svítilna M - LED RGB reflektor na zemi
- svítilna N - LED reflektor na skoupku
- Zásuvková skříň 1 - 1x zásuvka 230V
- Zásuvková skříň 2 - 1x zásuvka 230V + 1x zásuvka 380V
- Místo křížení kabelových rozvodů s kabelem závlah
- Uzemňovací bod

AKCE: Projektová dokumentace úprav zahrady Strakos akademie	
VÝKRES: Situace	
OBEDNATEL: Česká republika - Úřad vlády České republiky	
GER. PROJEKTANT: atelier projektivno, s.r.o. p. Bělohradská 102, Valtice 691 42	AUTOR: Úřad vlády České republiky Kubíkovi 1, Benátská 238A, Praha 1, 118 01
ZODP. PROJEKTANT: Milan Kurfirt	ZPRACOVAL: Václav Doležal
DATUM: 09/2019	MĚŘÍTKO: 1:250
ČÁST: SO 04 - Osvětlení	ČÍSLO VÝKRESU: 02
STUPEŇ: DZS	

eipro s.r.o.
Tylova 23,
České Budějovice
Česká republika
ICO: 07163584