


VODOVOD

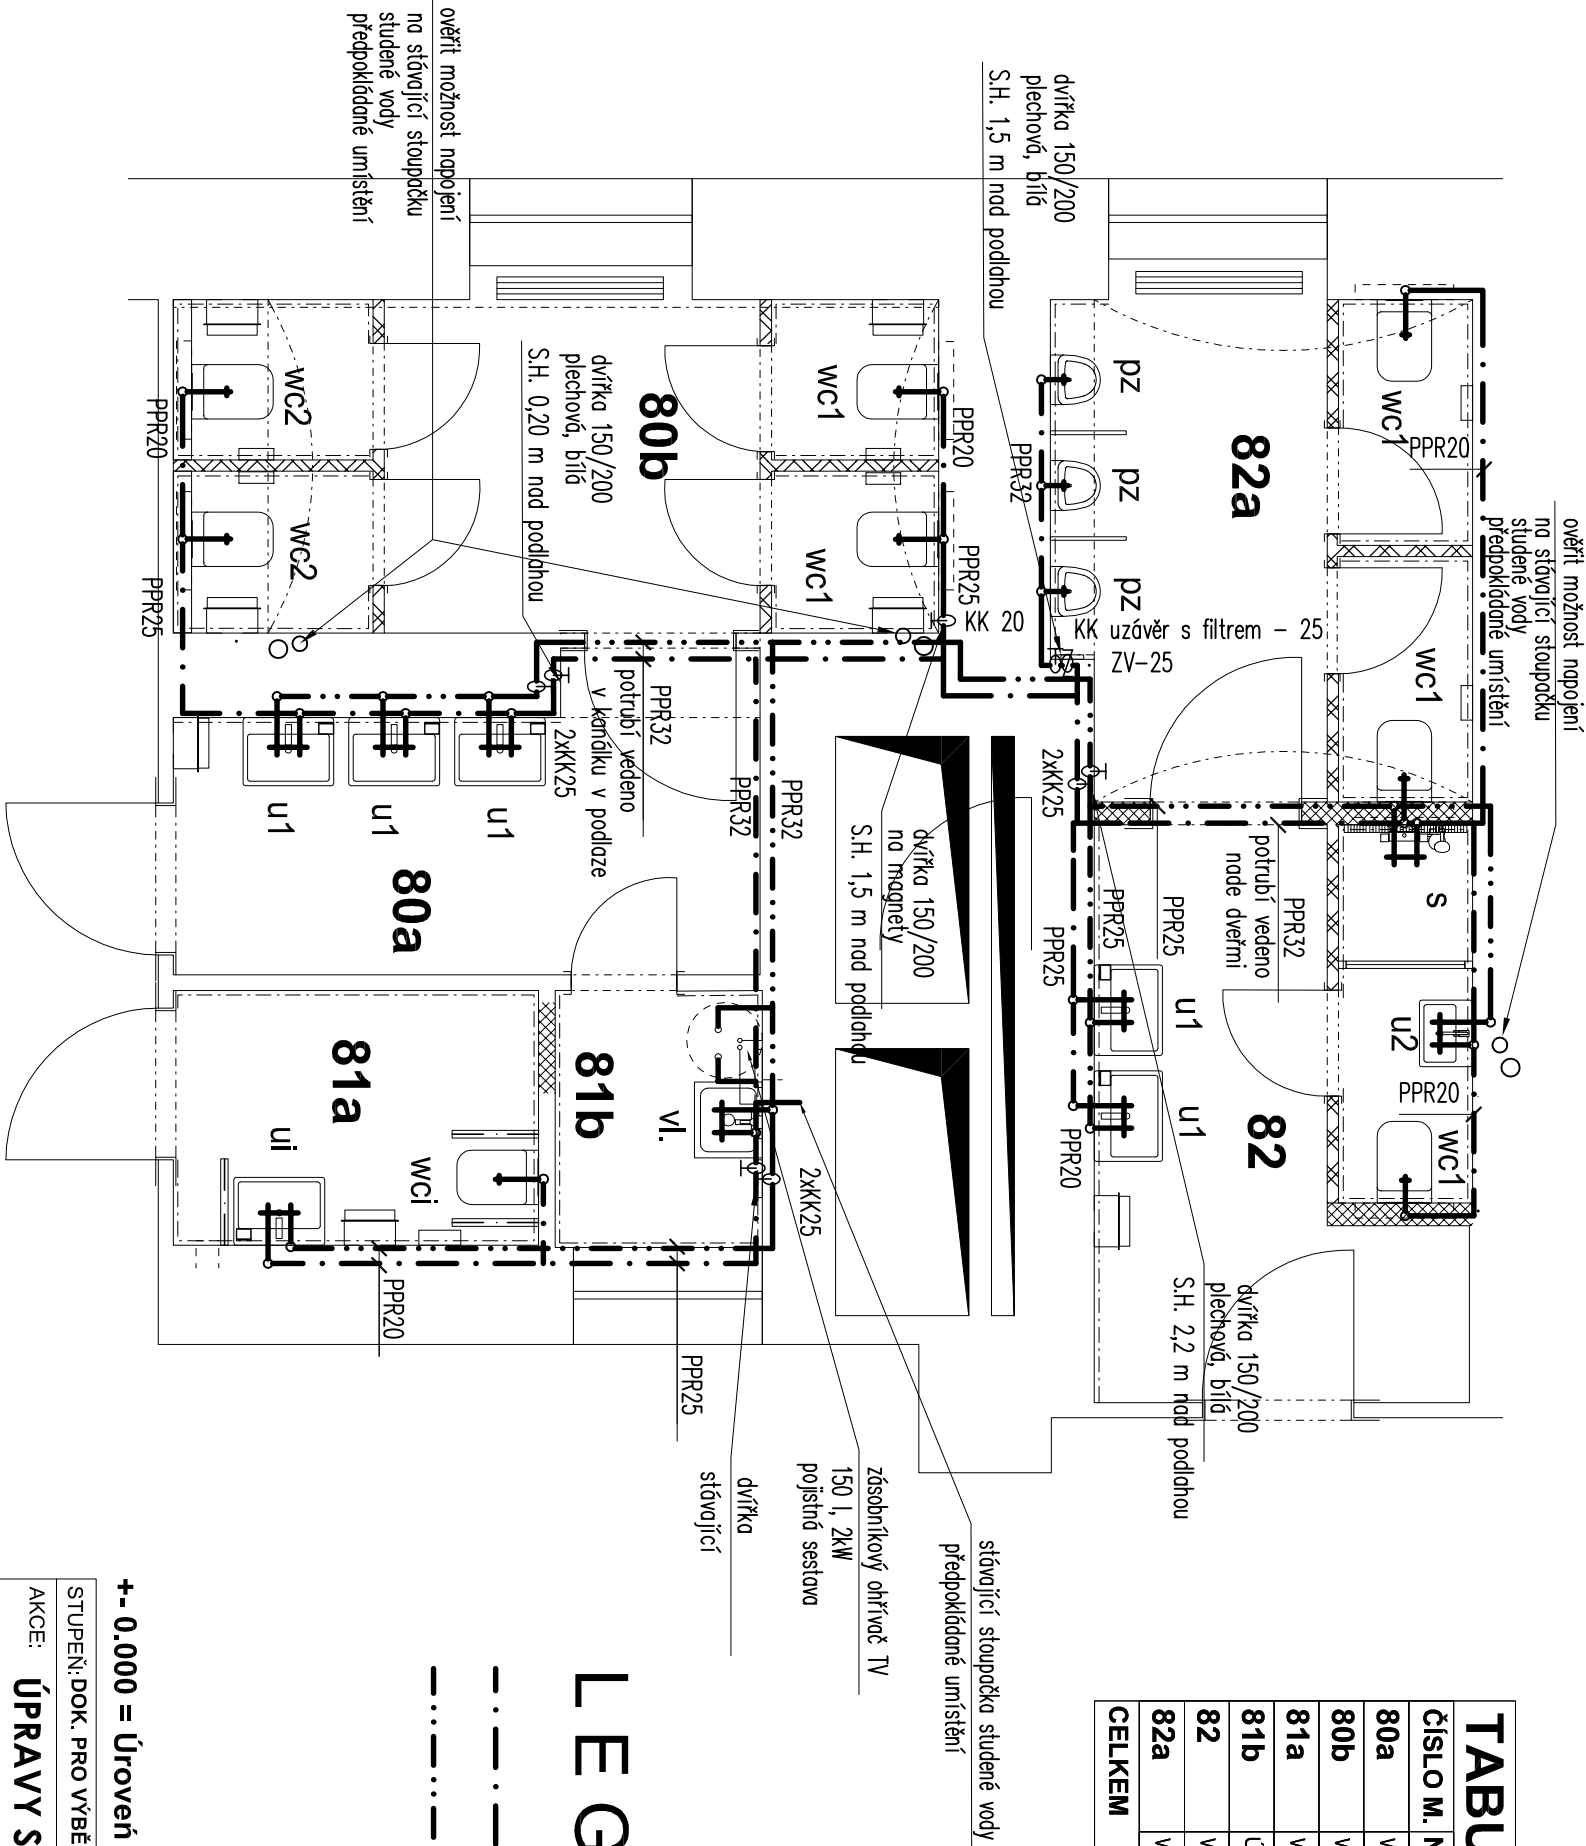

TABULKA MÍSTNOSTÍ						
ČÍSLO M.	NÁZEV MÍSTNOSTI	PLOCHA	PODLAHA	STĚNY	STROP	POZN.
80a	WC ŽENY - PŘEDSÍŇ	7,30 m²	TERACO + SOKL	MALB, OBKL. (S6) (S7) (S10)	SDK (S8)	S.V. 3,580
80b	WC ŽENY	11,30 m²	TERACO + SOKL	MALB, OBKL. (S5) (S7) (S10)	MALBA (S7)	S.V. 4,200
81a	WC HANDICAPOVANÍ	4,10 m²	TERACO	MALB, OBKL. (S7) (S10)	SDK (S8)	S.V. 3,500
81b	ÚKLIDOVÁ MÍSTNOST	2,40 m²	TERACO	MALB, OBKL. (S6) (S7) (S10)	MALBA (S7)	S.V. 4,135
82	WC MUŽI - PŘEDSÍŇ	9,30 m²	TERACO + SOKL	MALB, OBKL. (S6) (S7) (S10)	SDK (S8)	S.V. 3,500
82a	WC MUŽI	9,10 m²	TERACO + SOKL	MALB, OBKL. (S5) (S7) (S10)	SDK (S9)	S.V. 4,065
CELKEM		43,50 m²				

LEGENDA :

- STUDENÁ VODA
- rozvody z PP-RCT Fiber Basalt Plus
- TEPLÁ VODA
- rozvody z PP-RCT Fiber Basalt Plus

±0.000 = Úroveň podlahy chodby v 1.NP

STUPEŇ: DOK. PRO VÝBĚR ZHOTOVITELE	Č. ZAKÁZKY: APS - 394/18	FORMÁT: 2x A4	DATUM: 06/2018
AKCE: ÚPRAVY SOC. PROSTOR V 1.NP OBJ. STRAK. AKADEMIE	ČÁST: D.1.4		
ZDRAVOTNĚ TECHNICKÉ INSTALACE			

ZHOTOVITEL:	Atelier pozemního stavitelství s.r.o., Thákurova 3/676, 160 00, Praha 6	Č. VÝKRESU	Č. PARÉ
ZODP. PROJEKTANT:	Ing. Pavel Šlechtla	D.1.4 ZTI - b.3	
VYPRACOVAL:	Ing. Helena Bakešová		
OBJEDNATEL:	Česká republika - Úřad vlády České republiky, Straková akademie		
LOKALITA:	Nábřeží Edvarda Beneše 128/4, 118 00 Malá Strana, Praha 1	MĚŘÍTKO 1:50	

PŮDORYS 1.NP - VODOVOD